

LEGENDA DE SINALIZAÇÃO			QTD.
Dimensões para distância máxima de visibilidade = 6,00m			
	S2 190x155mm	SAÍDA DE EMERGÊNCIA: Indicação do sentido (esquerda ou direita) ou da saída de emergência. Dimensões mínimas: L = 2,0 H	03
	S3 190x155mm	SAÍDA DE EMERGÊNCIA: Indicação de uma saída de emergência a ser alcançada acima da porta, para indicar o seu acesso.	03
	S12 190x155mm	SAÍDA DE EMERGÊNCIA: Indicação da saída de emergência, com ou sem complementação do pictograma fotoluminescente (seta ou imagem, ou ambos)	04
	E5 134mm	EXTINTOR DE INCÊNDIO: Indicação de localização dos extintores de incêndio	02
	S12m 1,00x1,00m	SINALIZAÇÃO DE SOLO PARA EQUIPAMENTOS DE COMBATE A INCÊNDIO (HIDRANTES E EXTINTORES): Usado para indicar a localização dos equipamentos de combate a incêndio e alarme, para evitar a sua obstrução	02
	M1 134mm	INDICAÇÃO DOS SISTEMAS DE PROTEÇÃO CONTRA INCÊNDIO EXISTENTES NA EDIFICAÇÃO. Na entrada principal de edificação.	01

DETALHE DA ILUMINAÇÃO DE EMERGÊNCIA

[illegible][illegible]

SINALIZAÇÃO DE EMERGÊNCIA

SINALIZAÇÃO DE EQUIPAMENTOS DE COMBATE A INCÊNDIO


SÍMBOLO

SÍMBOLO



SIGNIFICADO SINALIZAÇÃO DE SOLO P EQUIPAMENTOS FORMA E COR: SÍMBOLO - QUADRADO (1.00 x 1.00 m) FUNDOS - VERMELHA (R 10 x 10 x 10) BORDA - AMARELA (LARGURA: 0.15 m) APLICAÇÃO: INDICAÇÃO DA LOCALIZAÇÃO DOS EQUIPAMENTOS DE COMBATE A INCÊNDIO, P EVITAR SUA OBSTRUÇÃO.	SIGNIFICADO: EXTINTOR DE INCÊNDIO FORMA E COR: SÍMBOLO - QUADRADO (134mm) FUNDOS - VERMELHA APLICAÇÃO: INDICAÇÃO DA LOCALIZAÇÃO DOS EXTINTORES DE INCÊNDIO
---	--

SEM ESCALA


INC 01 / 03

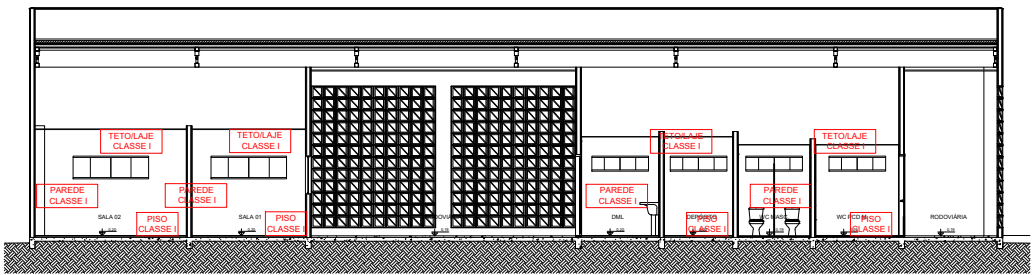


1 Cmar - Corte Escola
ESCALA: 1:200

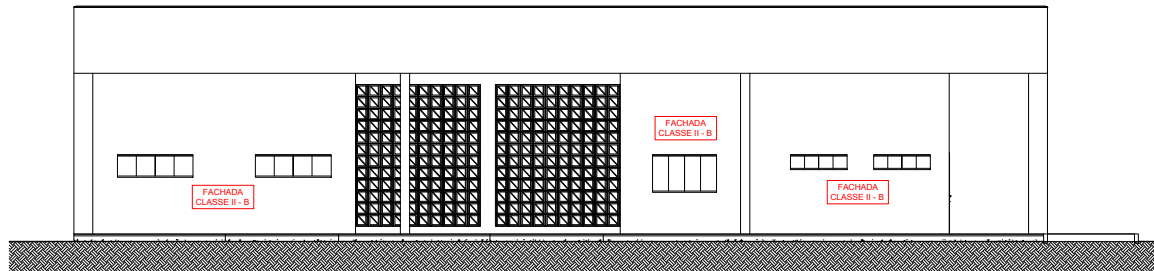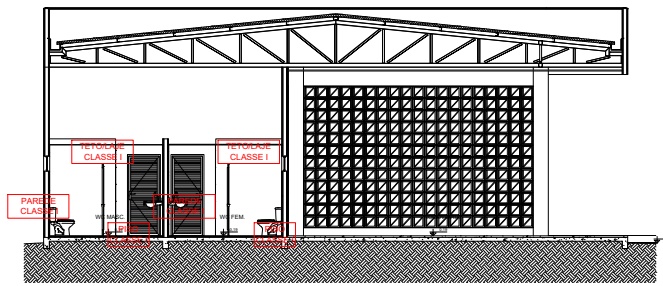


5 Cmar - Corte Quadra
ESCALA: 1:200

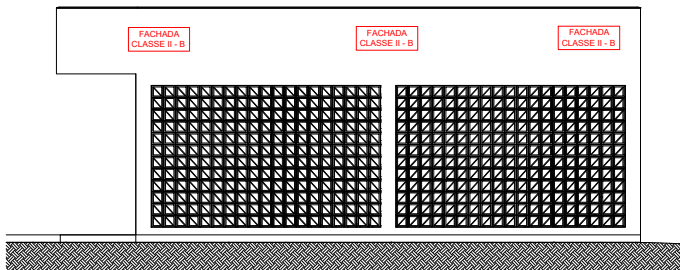


6 Cmar - Fachada Quadra
ESCALA: 1:200

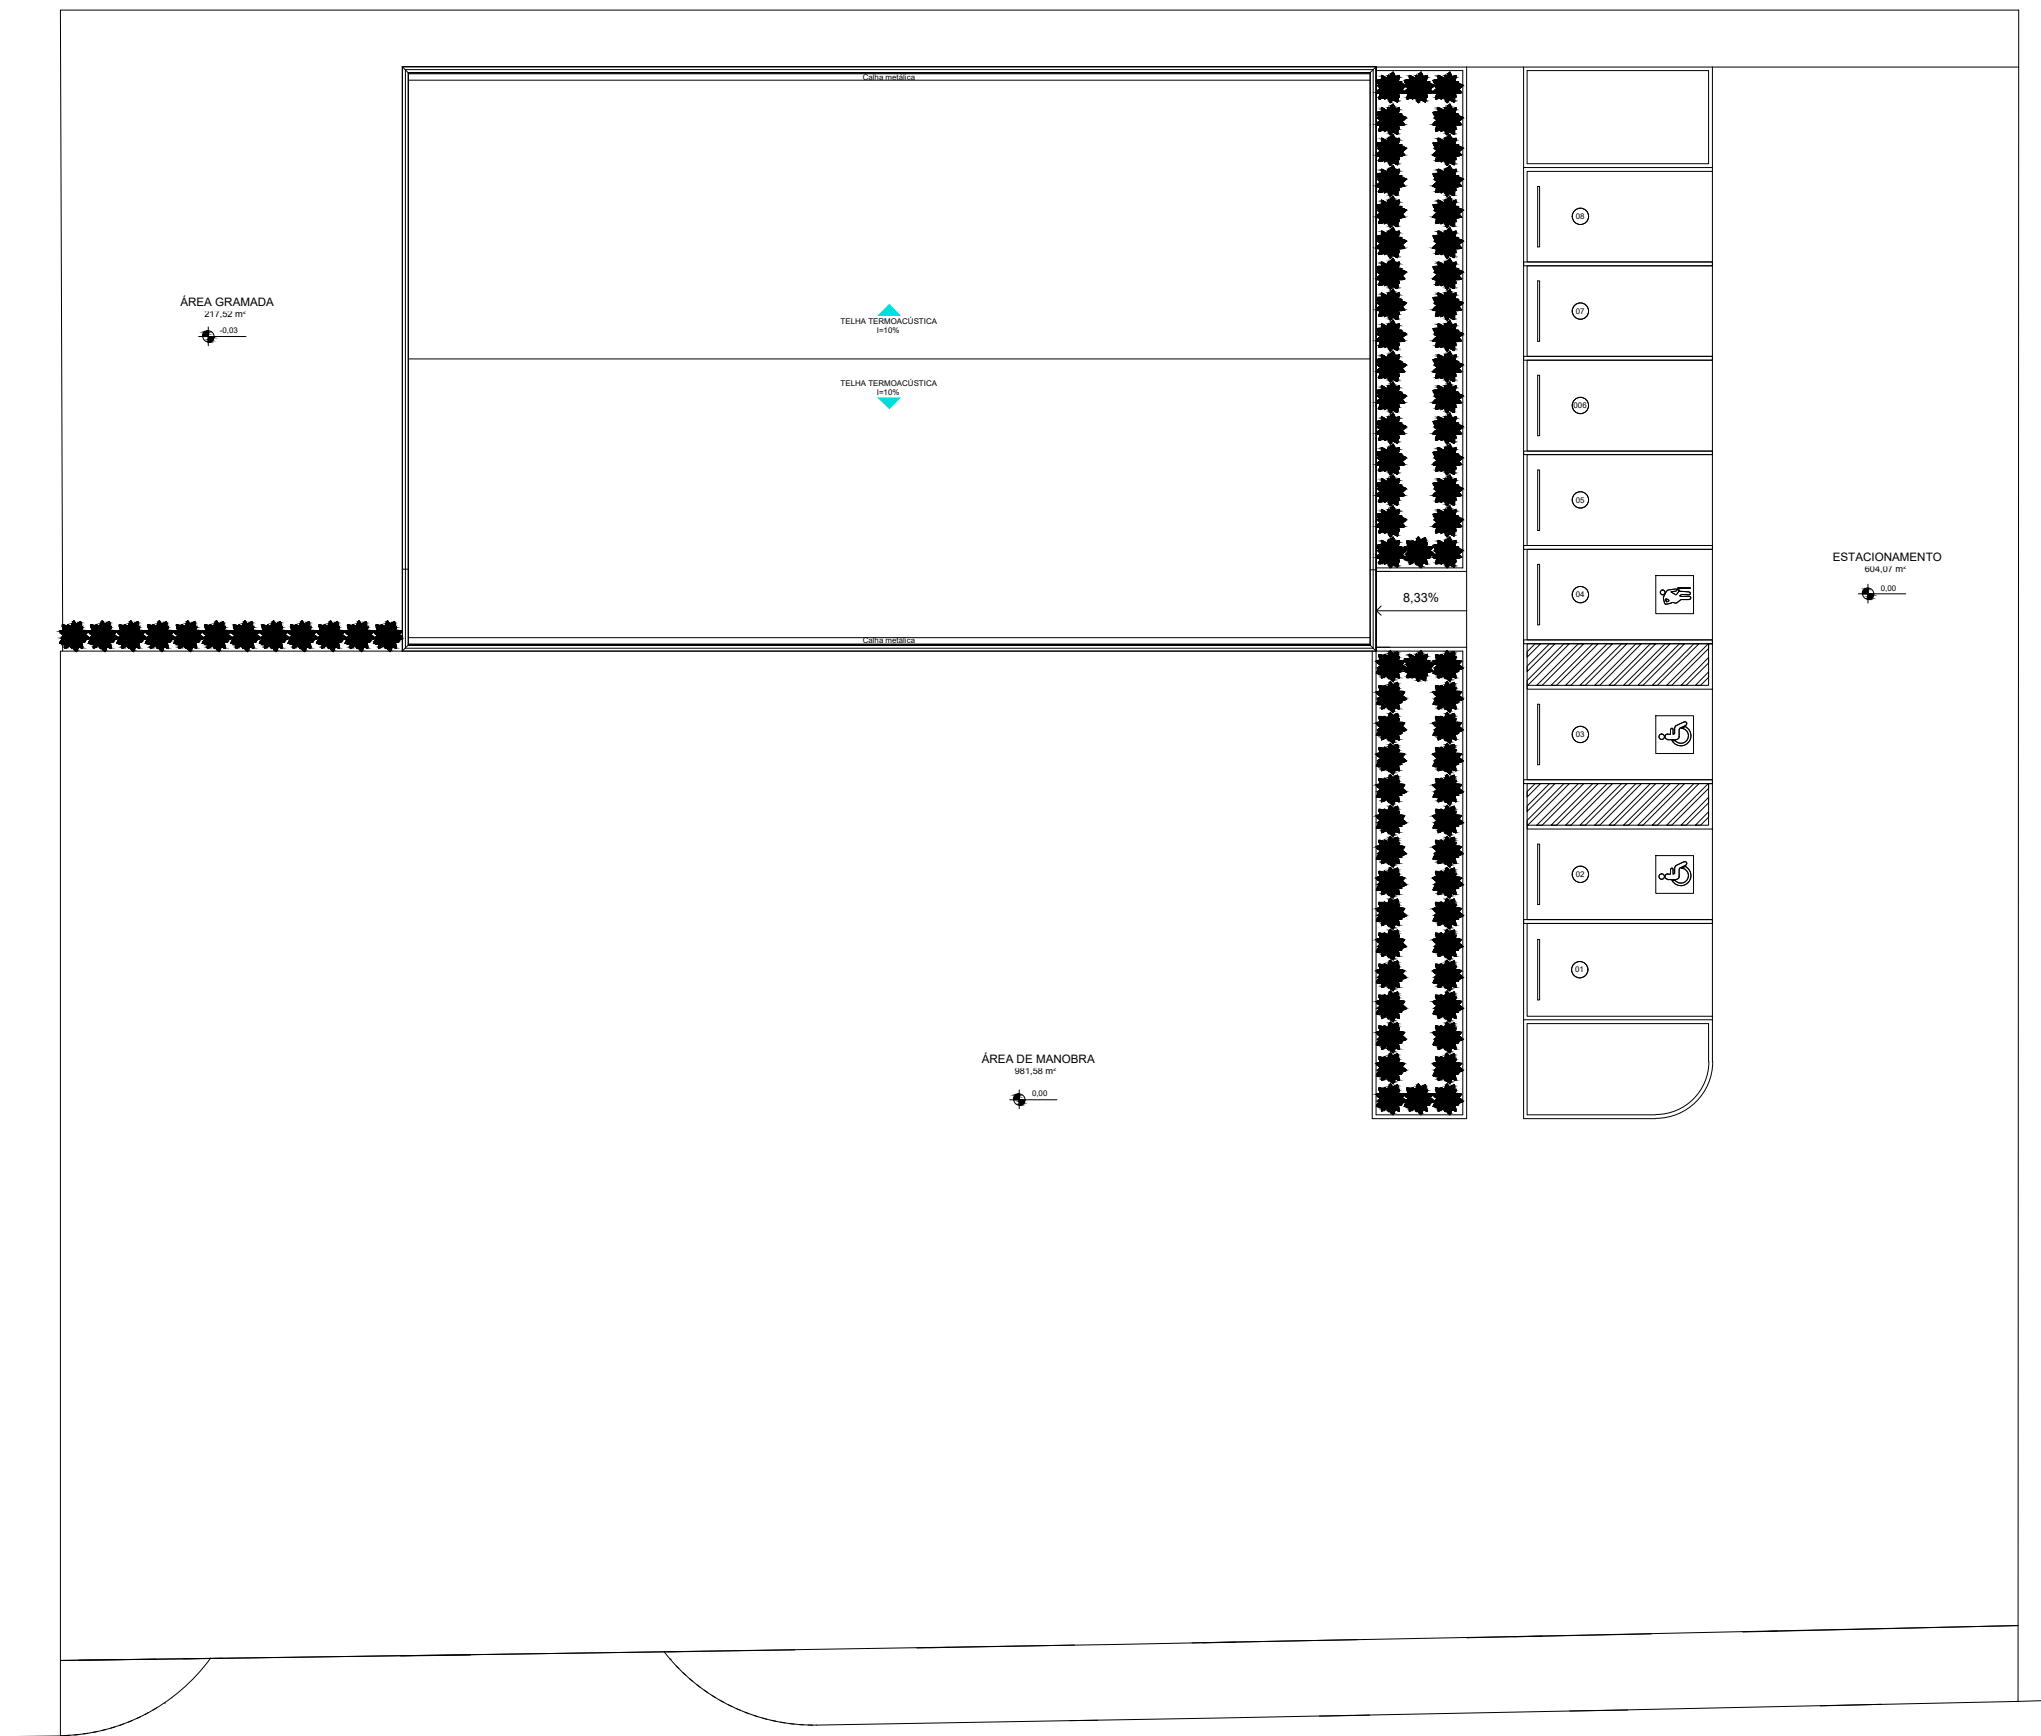

AV. 1º DE MAIO

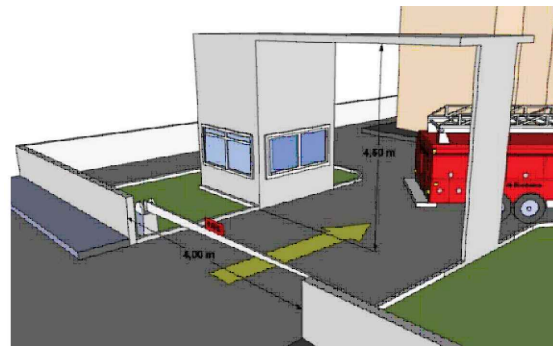

7 Figura - Exemplo do portão de acesso
ESCALA: SE

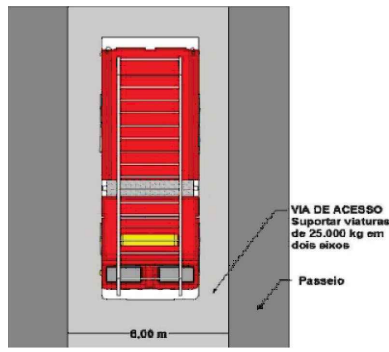

8 Figura - Exemplo de via de acesso
ESCALA: SE



10 Localização - Satélite
ESCALA: SE

PROJETO DE SEGURANÇA CONTRA INCÊNDIO E PÂNICO

(X) NOVO () ATUALIZAÇÃO DO PSCIP N°: () SUBSTITUIÇÃO DO PSCIP N°:

ELABORAÇÃO:

ASSOCIAÇÃO MATOGROSSENSE DOS MUNICÍPIOS
COORDENAÇÃO DE PROJETOS
amm.org.br
centraldeprojetosamm@gmail.com
PRESIDENTE
LEONARDO TADEU BORTOLIN

TÍTULO DO DESENHO:
SITUAÇÃO, IMPLANTAÇÃO, COBERTURA, ACESSO DE VIATURA, CONTROLE DE MATERIAIS DE ACABAMENTO E REVESTIMENTO.

OCCUPAÇÃO:
LOCAL DE REUNIÃO DE PÚBLICO, DIVISÃO: F-4, DESCRIÇÃO: ESTAÇÃO E TERMINAL DE PASSAGEIROS

RAZÃO SOCIAL:
PREFEITURA MUNICIPAL DE APIACAS

NOME FANTASIA:
CONSTRUÇÃO DE TERMINAL RODOVIÁRIO

CNPJ:
24.770.661/0001-64

ENDEREÇO:
AV. 1º DE MAIO, SN - APIACAS/MT

AUTOR DO PROJETO:

THALES VINICIUS BARBOSA BRAGA
Engenheiro Civil
CREA: 1216515131
CPF: 022.145.421-75

DATA:
FEVEREIRO/2025

ESCALA:
INDICADA

REVISÃO:
FEVEREIRO/2024

PRANCHA:

INC 02/ 03

11 Planta baixa - Implantação e Cobertura
ESCALA: 1:200

